


Poświadczam, że niniejszy dokument został opracowany w wyniku prac geodezyjnych i kartograficznych, których rezultaty zawiera operat techniczny wpisany do ewidencji materiałów państwowego zasobu geodezyjnego i kartograficznego.
 STAROSTA WARSZAWSKI ZACHODNI
 Identyfikator ewidencyjny materiału zasobu - operatu technicznego: P.1432.2015.1184

19.03.2015
 Data wpisania operatu technicznego do ewidencji materiałów zasobu

Z UP. STAROSTY
 inż. Iwona Regulska
 Kierownik Referatu Archiwizacji i Udostępniania

Imię, nazwisko i podpis osoby reprezentującej organ

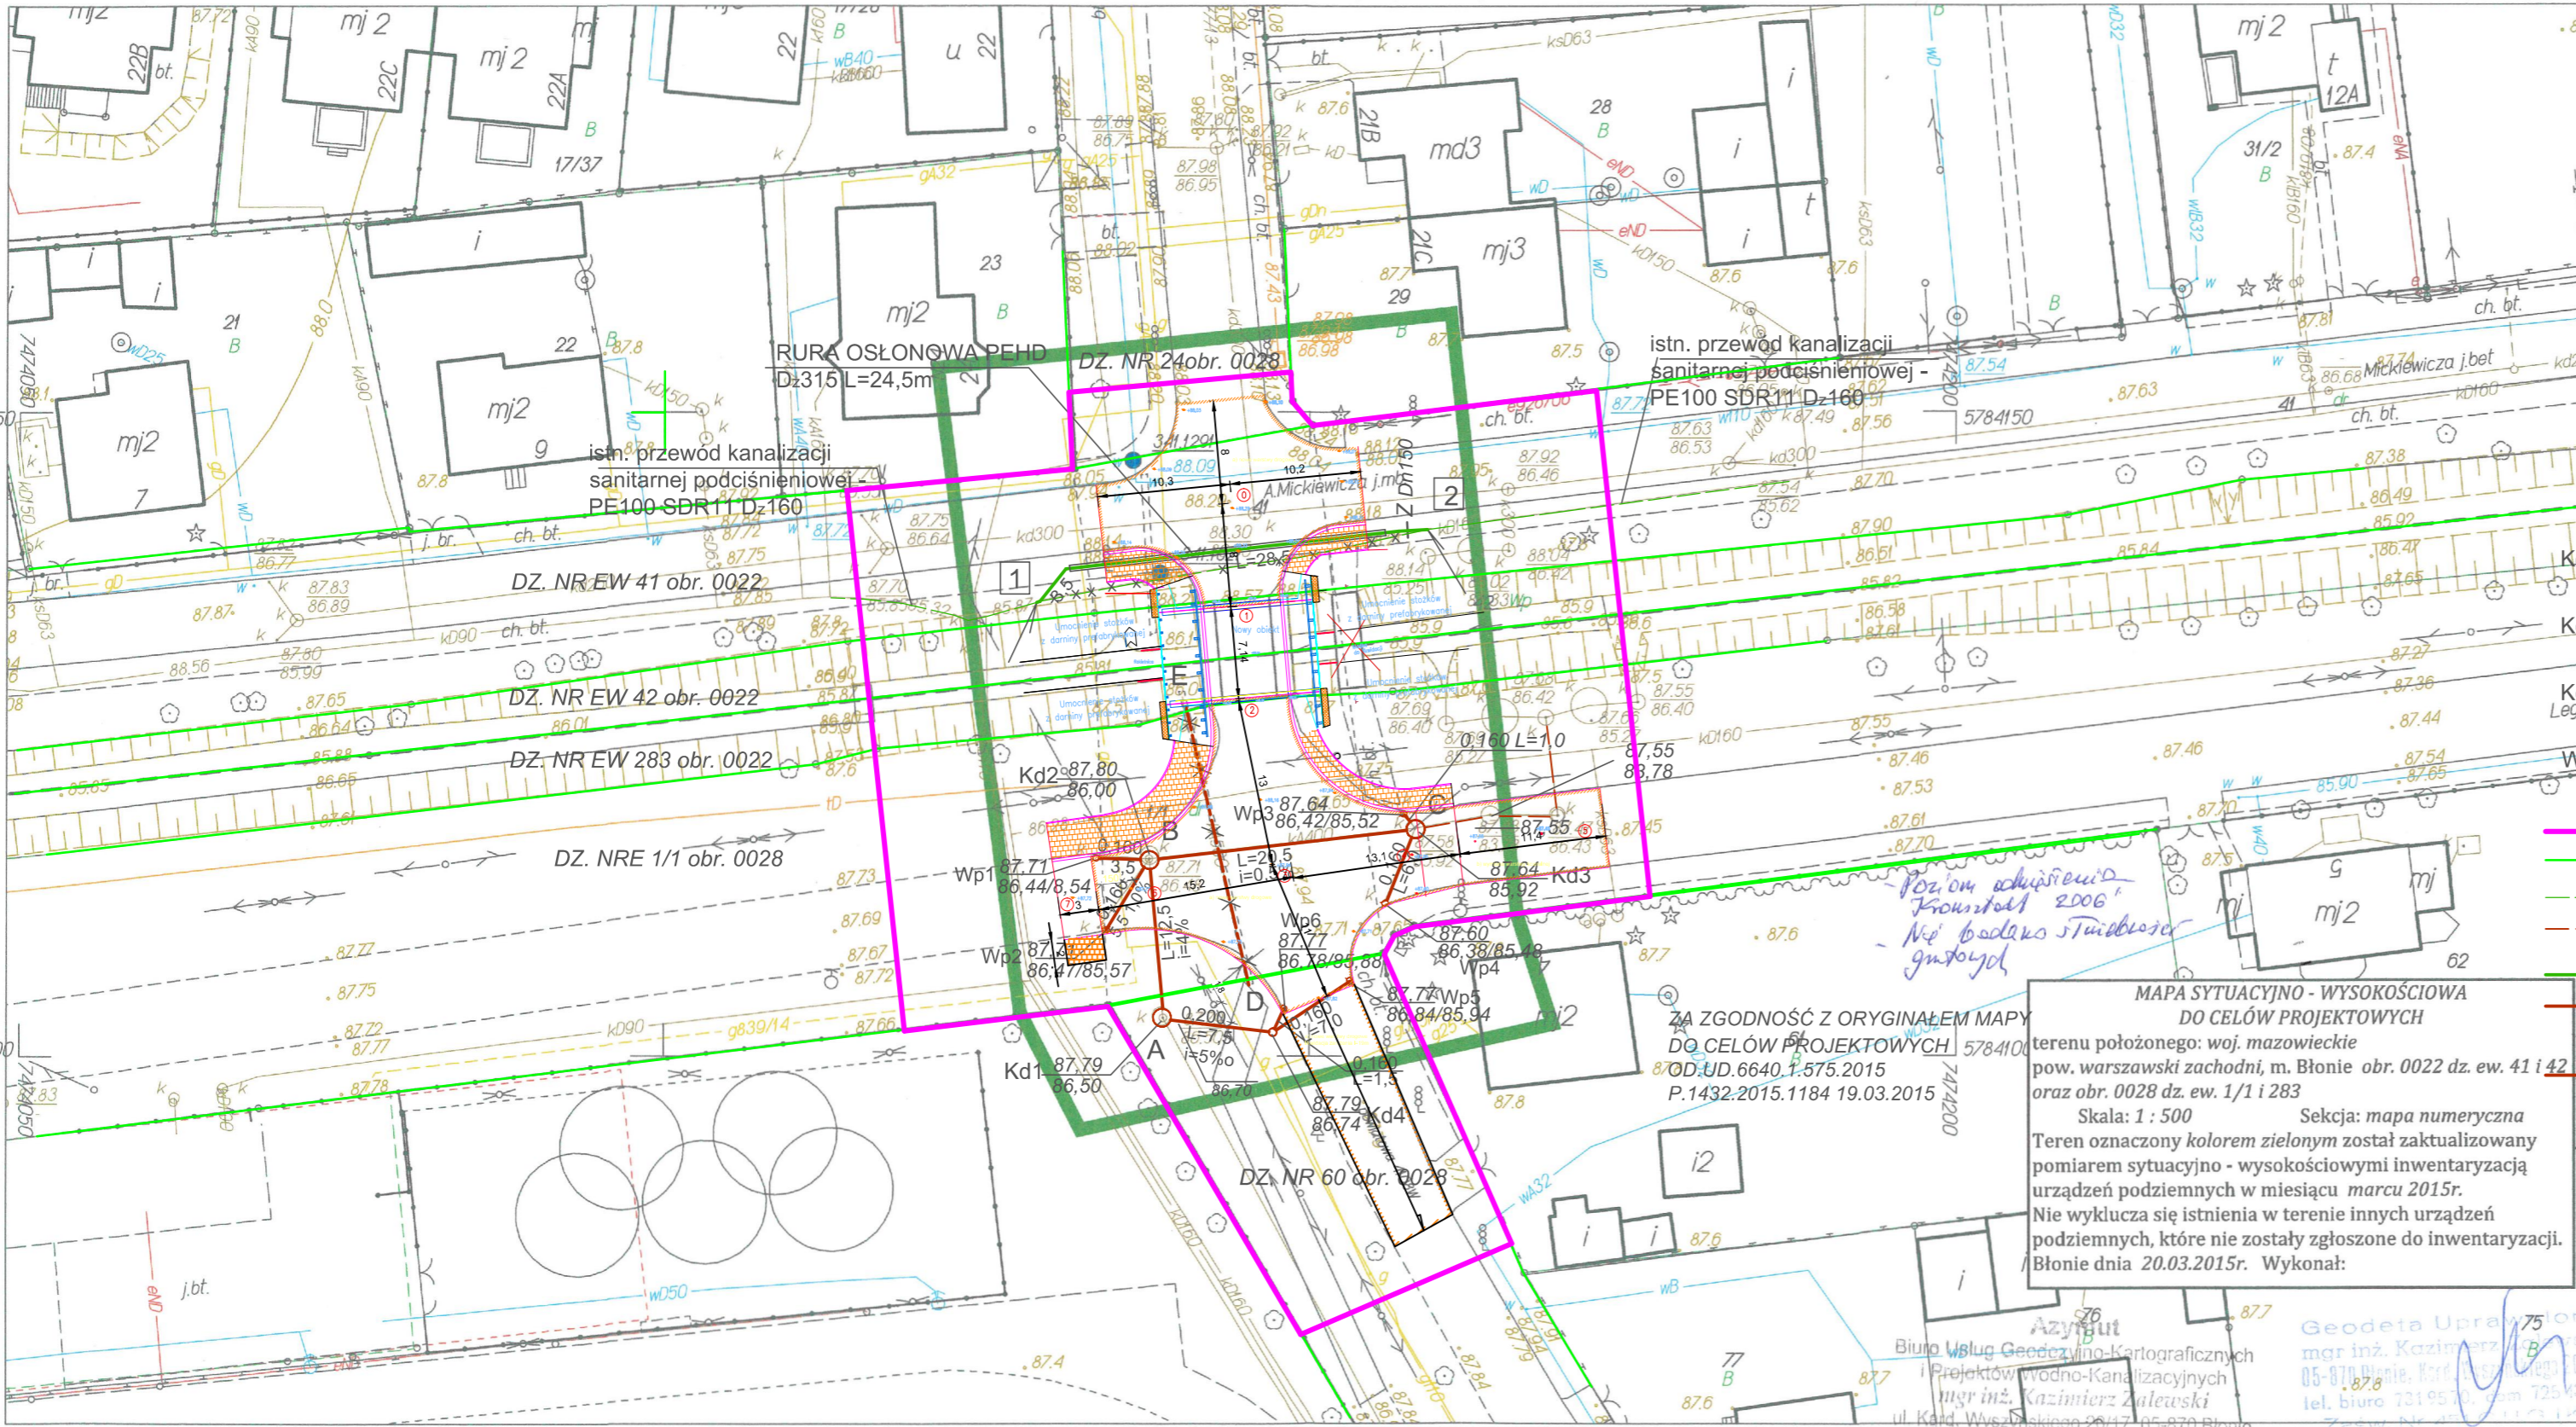

LEGENDA:

- 1 2 wymiana odcinka przewodu kanalizacji sanitarnej podciśnieniowej - przewód PE100 SDR11 D=160 [PN16]
- A-B-C wymiana odcinków przewodów kanalizacji deszczowej - rury X-stream 0,400
- D-E likwidacja odcinka kanalizacji deszczowej z wylotem do rowu
- Kd1, Kd5 studnie na kanale kanalizacji deszczowej - bez zmian
- Kd2, Kd3 proj. wymiana studni na kanale 0,400 ϕ 1200 żelbet, właz żel. typ ciężki
- Kd4 proj. studnia na kanale 0,200 PCV ϕ 600 PP/PE, właz żel. typ ciężki
- Wp1-6 proj. wpust deszczowy uliczny ϕ 500 PP/PE, z osadnikiem, ruszt żel.

+87,60
 W - rzędna wpustów ulicznych
 +88,30
 S - rzędna włazów studzienek

- ZAKRES OPRACOWANIA
- GRANICA DZIAŁEK
- SIEĆ KANALIZJI SANITARNEJ PODCIŚNIENIOWEJ - istniejąca
- SIEĆ KANALIZJI DESZCZOWEJ - istniejąca
- SIEĆ KANALIZJI SANITARNEJ PODCIŚNIENIOWEJ - projekt przebudowa
- SIEĆ KANALIZJI DESZCZOWEJ - projekt, przebudowa
- WPUST ULICZNY ϕ 500 - projekt
- SIEĆ KANALIZJI DESZCZOWEJ - istniejąca, do likwacji

temat	PROJEKT BUDOWLANY BUDOWY MOSTU W CIĄGU DRUGI POWIATOWEJ NR 4108W Błonie ul. Poniatowskiego TOM II PRZEBUDOWA ODCINKA KANALIZACJI DESZCZOWEJ I PRZEWODU KANALIZACJI SANITARNEJ PODCIŚNIENIOWEJ UL. PONIATOWSKIEGO-LEGIONÓW-MICKIEWICZA BŁONIE gm. BŁONIE DZ. NR EW. 24.42, 41 i 283 obr. 0022, 1/1 i 60 obr. 0028 Błonie	
inwestor	Zarząd Dróg Powiatowych w Ożarowie Mazowieckim u. Poznańska 300, 05-850 Ożarów Maz.	RYS NR 1
nazwa rysunku	PROJEKT ZAGOSPODAROWANIA TERENU	skala 1 : 500
projektował	mgr inż. Magdalena Najmrocka upr.12 / 96	data 11.2015
sprawdzający	inż. Hanna Szustecka upr.57/90 /Sk-ce	

