

MAPA DO CELÓW PROJEKTOWYCH
 m. Łomianki ul. Wiślana przy Zachodniej


KERG	054-433/2013	
Miejscowość	Łomianki	
Jednostka ewidencyjna	Identyfikator	143205_4
Obszar ewidencyjny	Nazwa	Łomianki-miasto
	Identyfikator	143205_4.0021.0022.0024
Skala mapy	Nazwa	0021.0022.0024
	1:500	
Sektoria	mapa numeryczna	
	4 N7W5	
Nazwa układu współrzędnych	prostokątnych płaskich	2000
	wysokości	K-2006
Oznaczenie obszaru, który był przedmiotem aktualizacji w miesiącu wrzesień 2013		
kolor zielony		
Oznaczenie i informacje o służebnościach gruntowych mających wpływ na zagospodarowanie gruntów zlokalizowanych w granicach projektowanej inwestycji		
wykonano bez ustalenia obciążień		
Oznaczenie symbolu konturu użytku gruntowego, który nie jest ujawniony w bazie danych ewidencji gruntów i budynków		
brak		
Nie wyklucza się istnienia w terenie innych nie wykazanych na niniejszej mapie urządzeń podziemnych, które nie były zgłoszone do inwentaryzacji.		

Obiekt: **ŁOMIANKI**
 Sektoria: stała, przewodu
 Wytyczenie: stała, przewodu
 Dane techniczne: telekomunikacyjne
 Przebieg: kablowo
 Na odcinku od pkt do pkt określono do realizacji przez P.U.G.K.
 Przed rozpoczęciem robót należy wystąpić do Jednostki Wykonawstwa Geodezyjnego o wyznaczenie projektowanej trasy w terenie.
 Warszawa, dn. 27.11.2013r.
 Wykonawca: mgr inż. Mirosław Kilim


Punkty załamania granic przedstawione na mapie, nie oznaczone symbolem kółka pochodzą z wektoryzacji mapy ewidencyjnej w skali 1:5000.
 Położenie tych punktów może nie spełniać wymagań dokładnościowych przewidzianych Rozporządzeniem Ministra Rozwoju Regionalnego i Budownictwa w sprawie ewidencji gruntów i budynków (Dz U Nr 38 poz 454 z 2001 r.)
 Opracowano systemem GEO-MAP, Skala 1 : 500, PL-2000, Wydrukował(a) : Sławomir Molek, dn. : 2013.10.01 godz: 10:29:32, Strona 1/1


Projektant	mgr inż. Marcin Pakuła	Data : 05.12.2013r
Skala	1:500	Rys. nr 1
Projekt zagospodarowania terenu przebudowy sieci telekomunikacyjnej w rejonie ul. Zachodniej/ Wiślanej w Łomiankach.		Ark. nr 1 Arkuszy 1

STAROSTWO POWIATU WARSZAWSKIEGO ZACHODNIEGO z siedzibą w Ożarowie Mazowieckim

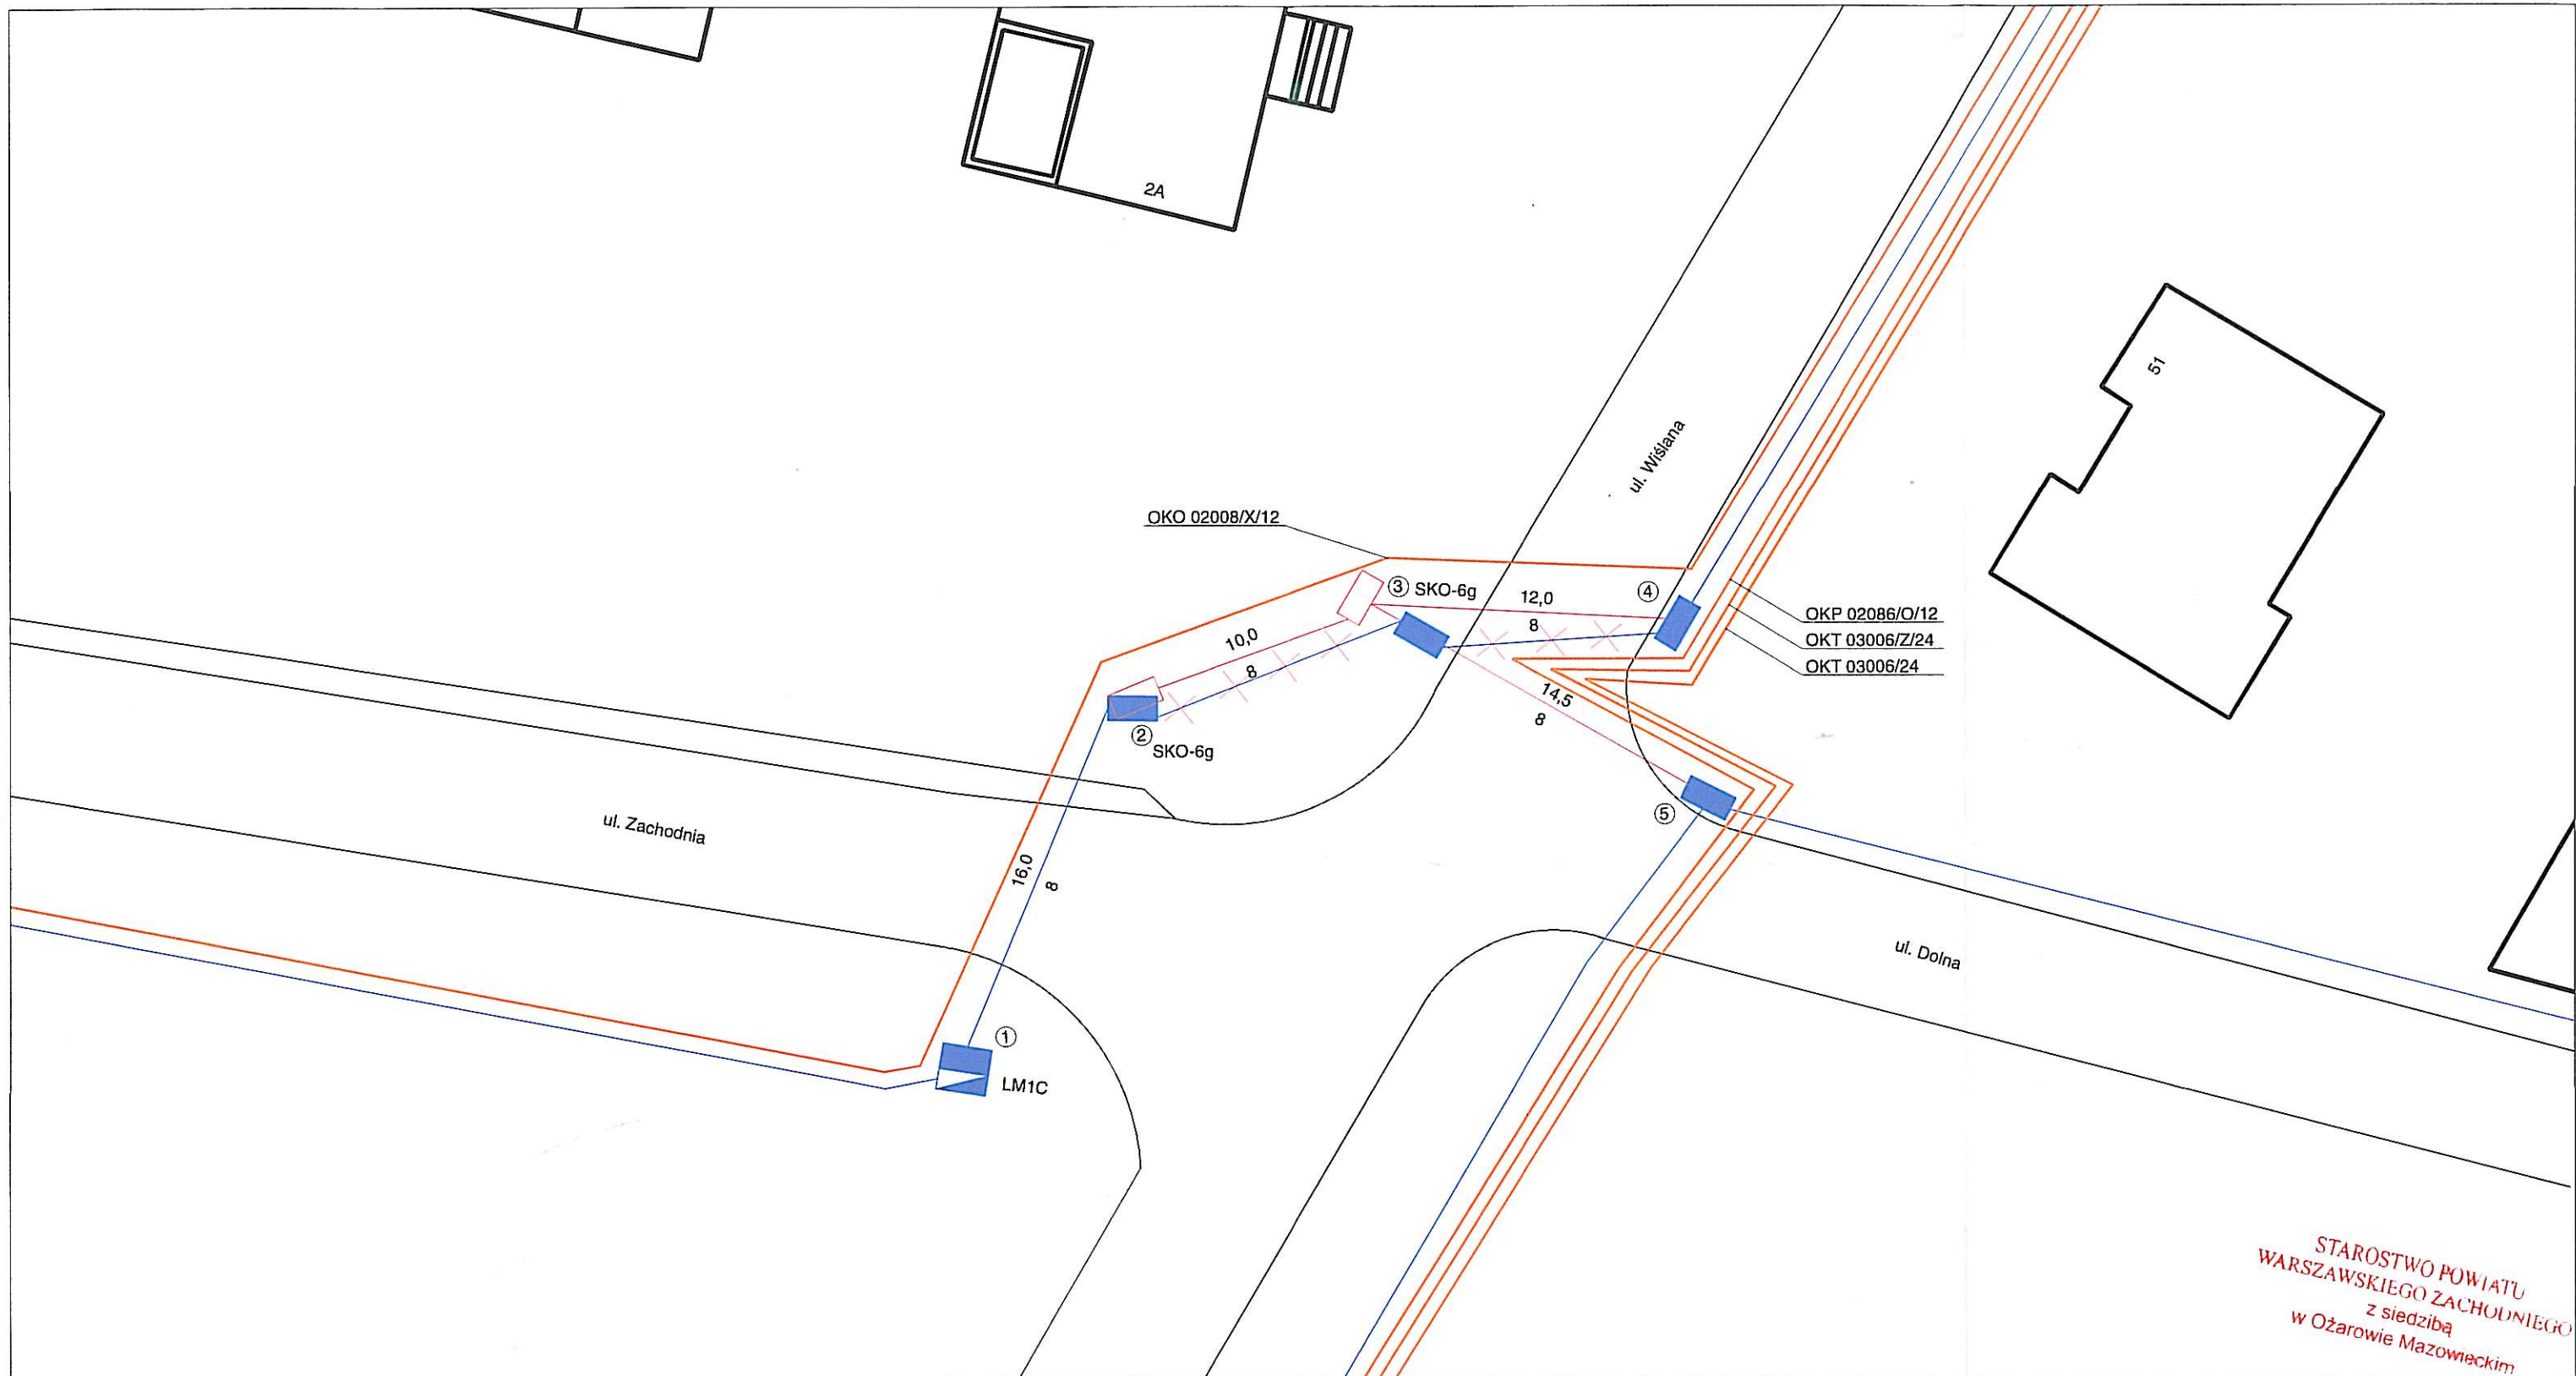

STAROSTWO POWIATU
 WARSZAWSKIEGO ZACHODNIEGO
 z siedzibą
 w Ożarowie Mazowieckim

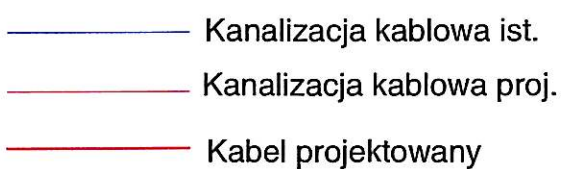LEGENDA: 	Projektant	mgr inż. Marcin Pakuła <i>MP</i>
	Schemat przebudowy kanalizacji TP S.A. i kabli światłowodowych Łomianki skrzyżowanie ul. Wiślanej z ul. Zachodnią i ul. Dolną	
	Rys. nr 2 / Ark. nr 1	Skala: %

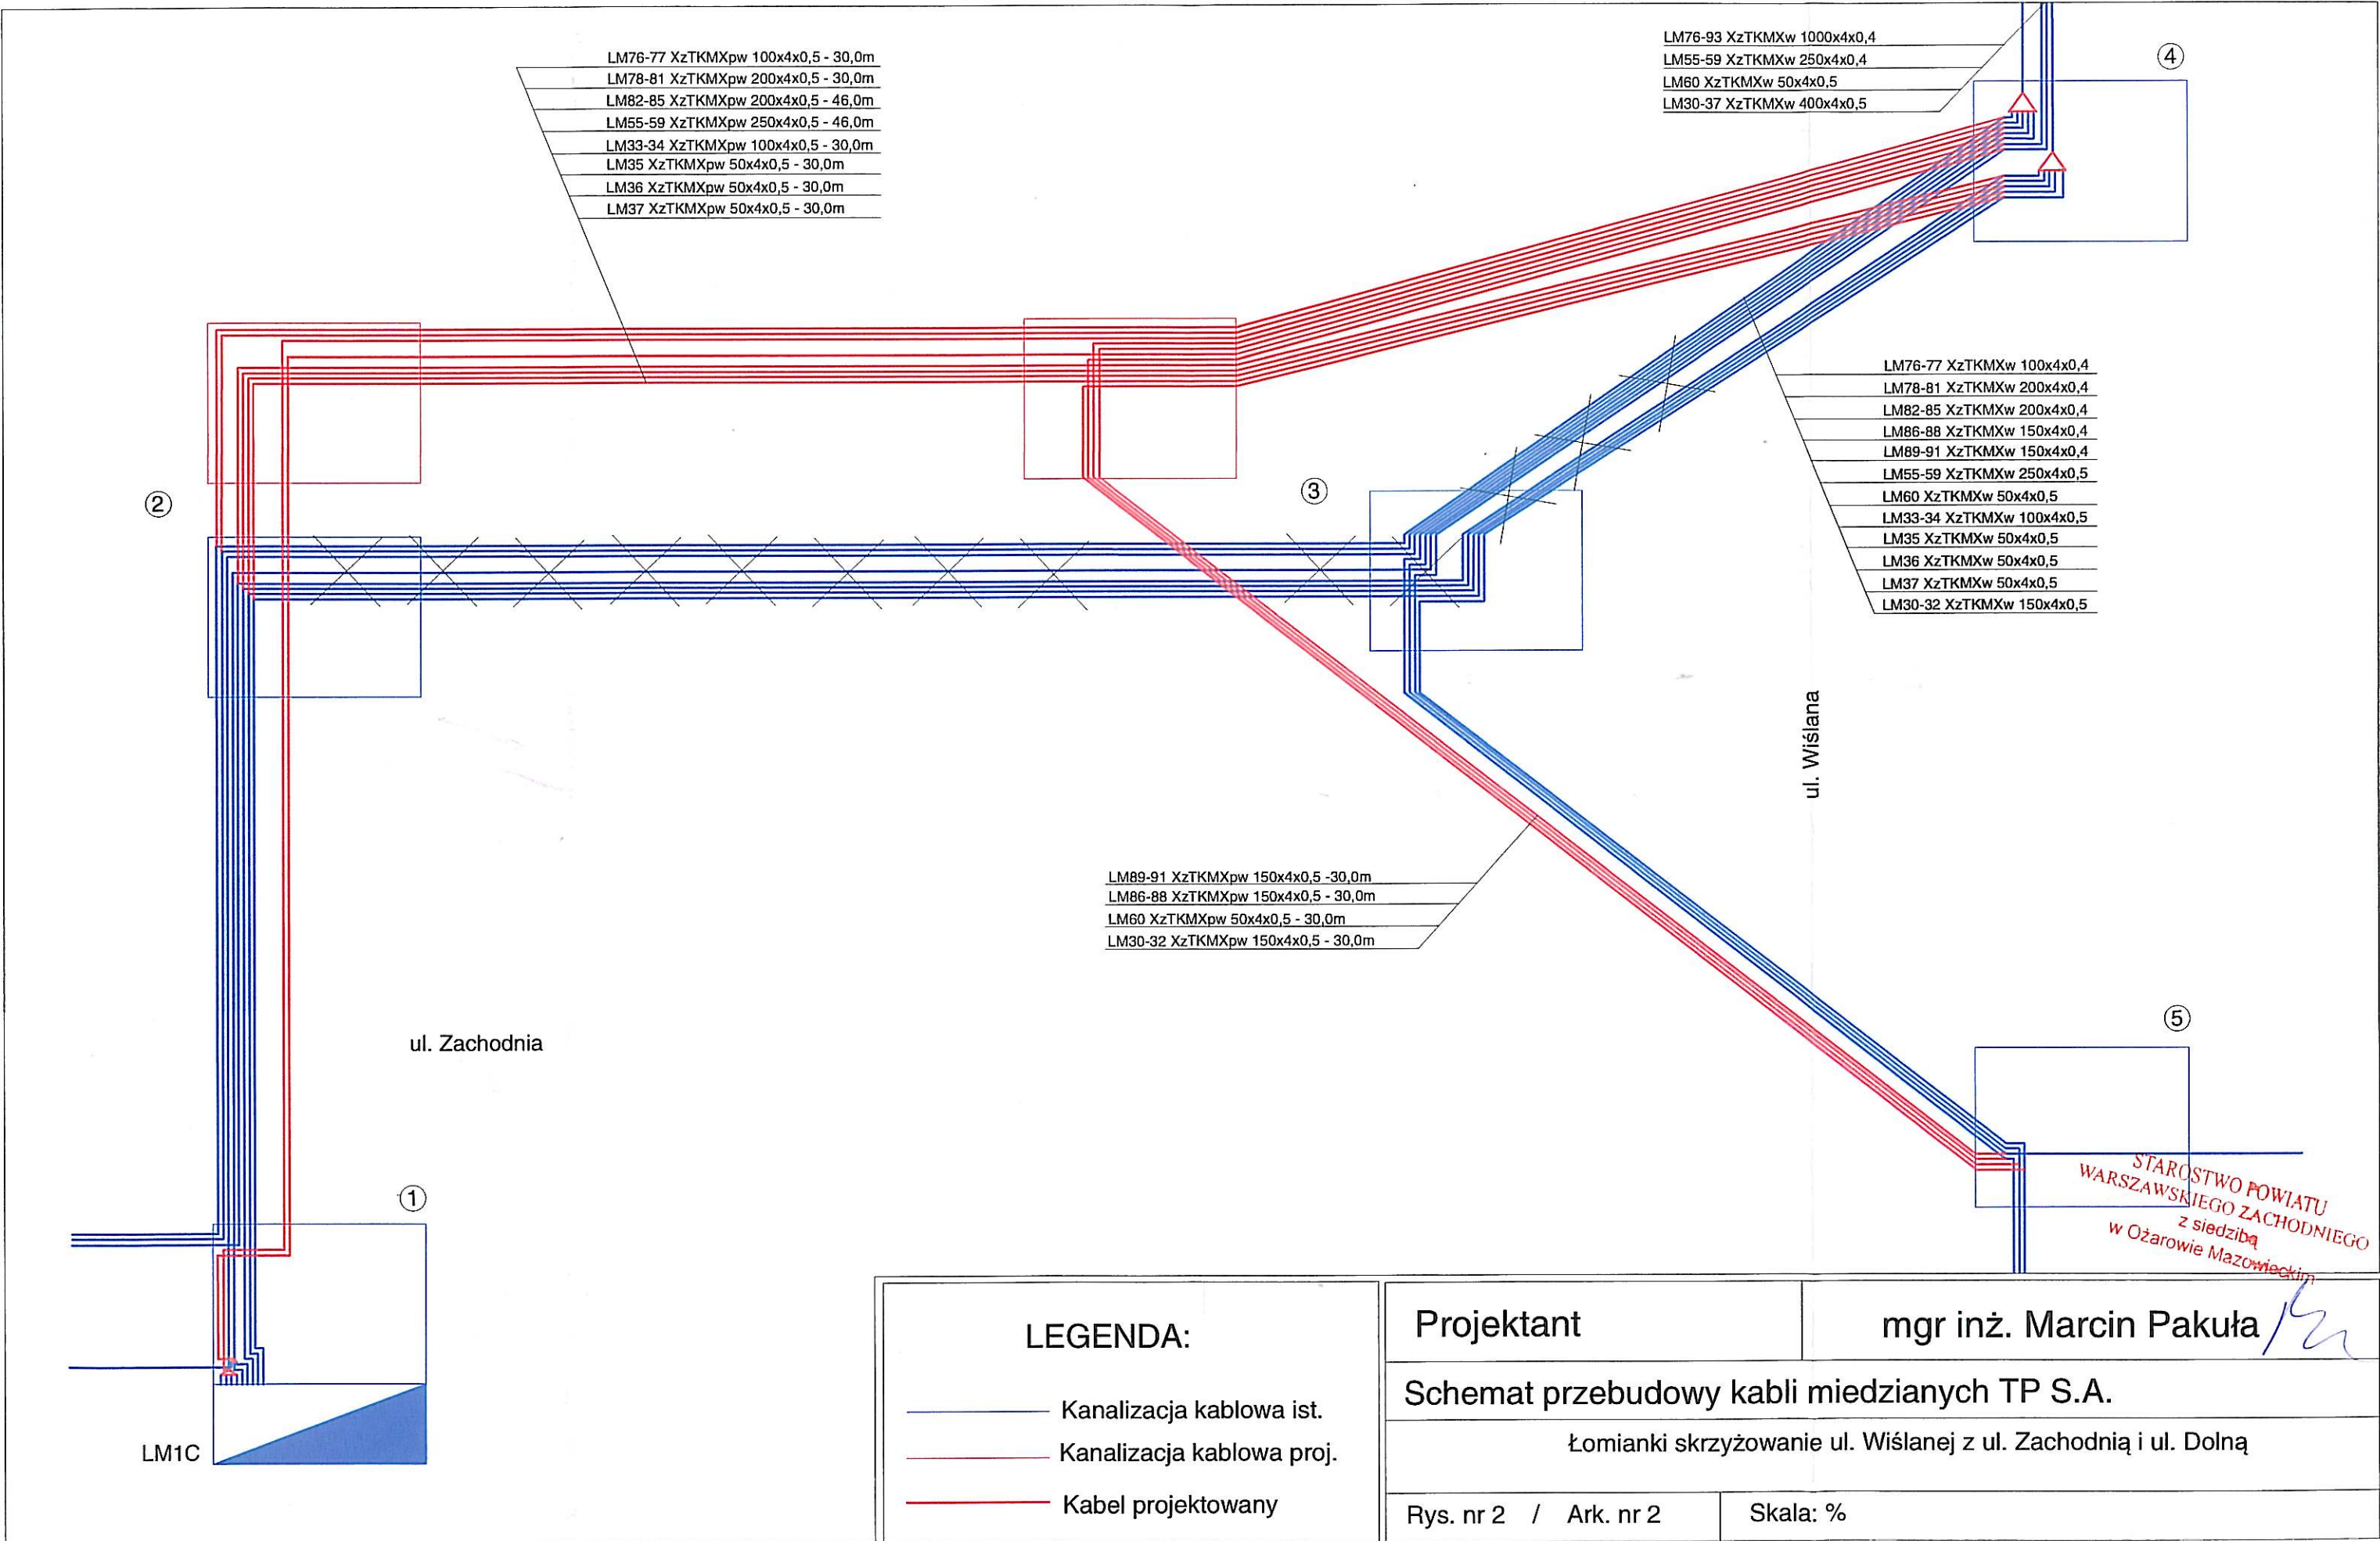


- LM76-77 XzTKMXpw 100x4x0,5 - 30,0m
- LM78-81 XzTKMXpw 200x4x0,5 - 30,0m
- LM82-85 XzTKMXpw 200x4x0,5 - 46,0m
- LM55-59 XzTKMXpw 250x4x0,5 - 46,0m
- LM33-34 XzTKMXpw 100x4x0,5 - 30,0m
- LM35 XzTKMXpw 50x4x0,5 - 30,0m
- LM36 XzTKMXpw 50x4x0,5 - 30,0m
- LM37 XzTKMXpw 50x4x0,5 - 30,0m

- LM76-93 XzTKMXw 1000x4x0,4
- LM55-59 XzTKMXw 250x4x0,4
- LM60 XzTKMXw 50x4x0,5
- LM30-37 XzTKMXw 400x4x0,5

- LM76-77 XzTKMXw 100x4x0,4
- LM78-81 XzTKMXw 200x4x0,4
- LM82-85 XzTKMXw 200x4x0,4
- LM86-88 XzTKMXw 150x4x0,4
- LM89-91 XzTKMXw 150x4x0,4
- LM55-59 XzTKMXw 250x4x0,5
- LM60 XzTKMXw 50x4x0,5
- LM33-34 XzTKMXw 100x4x0,5
- LM35 XzTKMXw 50x4x0,5
- LM36 XzTKMXw 50x4x0,5
- LM37 XzTKMXw 50x4x0,5
- LM30-32 XzTKMXw 150x4x0,5

- LM89-91 XzTKMXpw 150x4x0,5 - 30,0m
- LM86-88 XzTKMXpw 150x4x0,5 - 30,0m
- LM60 XzTKMXpw 50x4x0,5 - 30,0m
- LM30-32 XzTKMXpw 150x4x0,5 - 30,0m

LEGENDA:	— Kanalizacja kablowa ist.	Projektant	mgr inż. Marcin Pakuła
	— Kanalizacja kablowa proj.	Schemat przebudowy kabli miedzianych TP S.A.	
	— Kabel projektowany	Łomianki skrzyżowanie ul. Wiślanej z ul. Zachodnią i ul. Dolną	
		Rys. nr 2 / Ark. nr 2	Skala: %

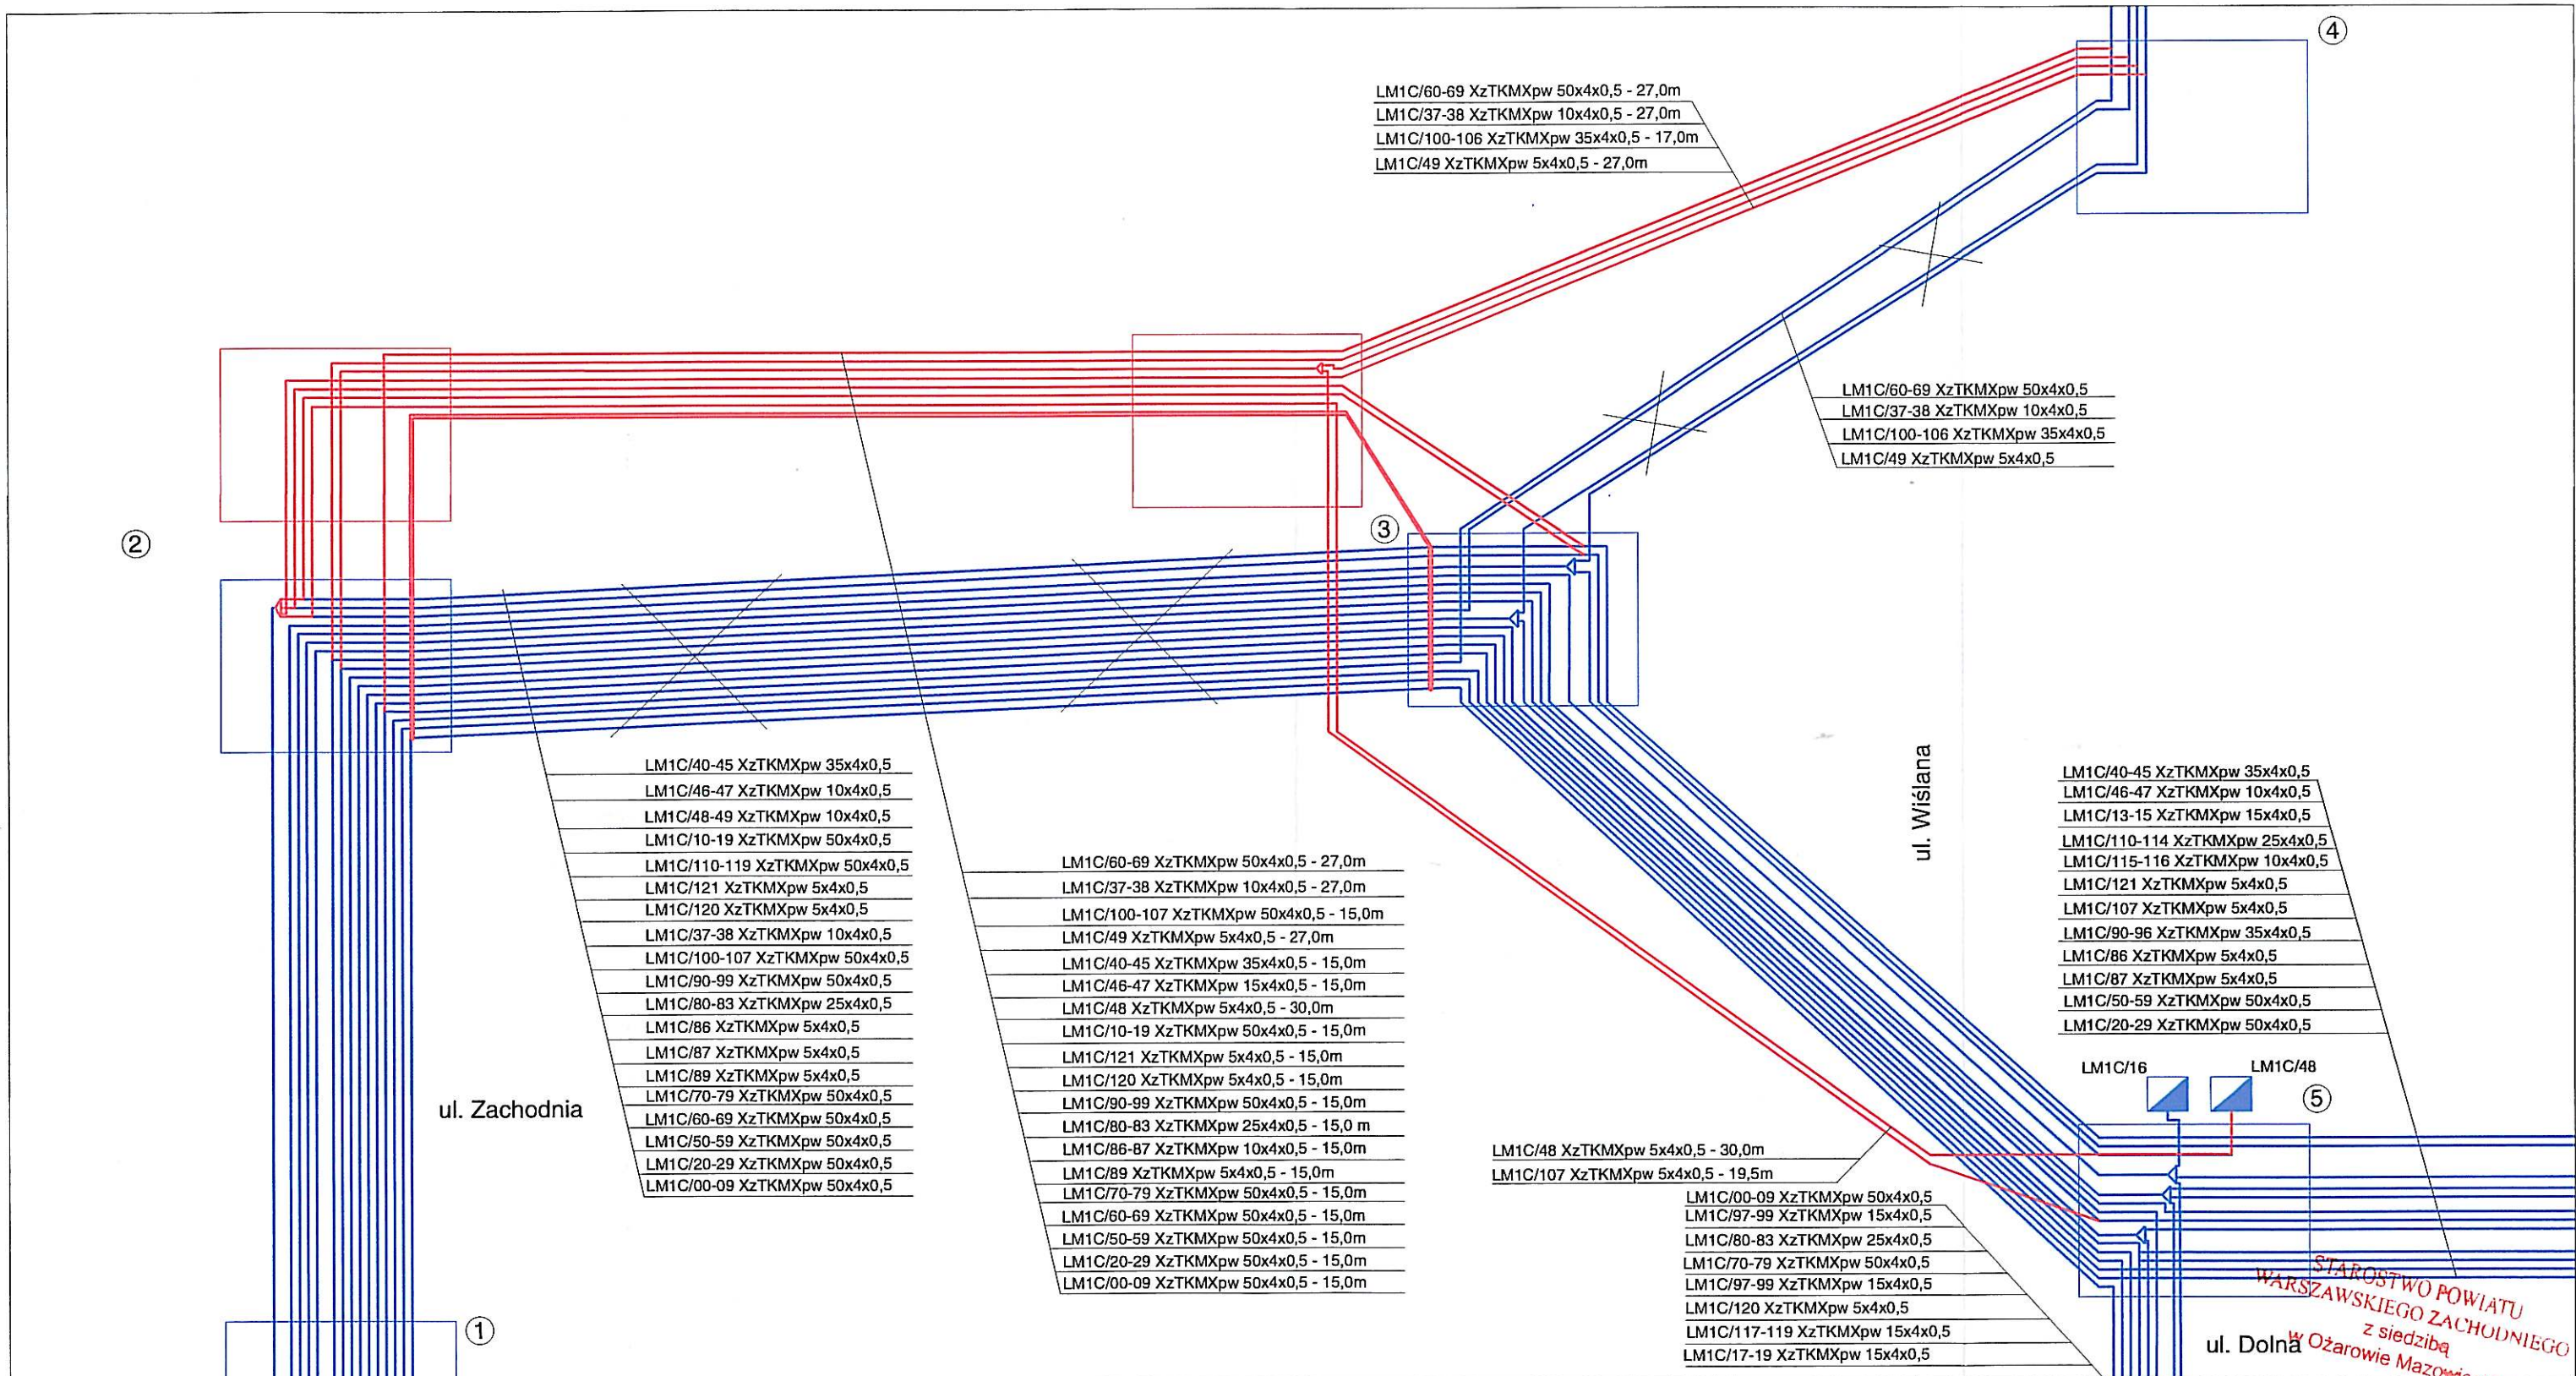

LM1C/60-69 XzTKMXpw 50x4x0,5 - 27,0m
 LM1C/37-38 XzTKMXpw 10x4x0,5 - 27,0m
 LM1C/100-106 XzTKMXpw 35x4x0,5 - 17,0m
 LM1C/49 XzTKMXpw 5x4x0,5 - 27,0m

LM1C/60-69 XzTKMXpw 50x4x0,5
 LM1C/37-38 XzTKMXpw 10x4x0,5
 LM1C/100-106 XzTKMXpw 35x4x0,5
 LM1C/49 XzTKMXpw 5x4x0,5

LM1C/40-45 XzTKMXpw 35x4x0,5
 LM1C/46-47 XzTKMXpw 10x4x0,5
 LM1C/48-49 XzTKMXpw 10x4x0,5
 LM1C/10-19 XzTKMXpw 50x4x0,5
 LM1C/110-119 XzTKMXpw 50x4x0,5
 LM1C/121 XzTKMXpw 5x4x0,5
 LM1C/120 XzTKMXpw 5x4x0,5
 LM1C/37-38 XzTKMXpw 10x4x0,5
 LM1C/100-107 XzTKMXpw 50x4x0,5
 LM1C/90-99 XzTKMXpw 50x4x0,5
 LM1C/80-83 XzTKMXpw 25x4x0,5
 LM1C/86 XzTKMXpw 5x4x0,5
 LM1C/87 XzTKMXpw 5x4x0,5
 LM1C/89 XzTKMXpw 5x4x0,5
 LM1C/70-79 XzTKMXpw 50x4x0,5
 LM1C/60-69 XzTKMXpw 50x4x0,5
 LM1C/50-59 XzTKMXpw 50x4x0,5
 LM1C/20-29 XzTKMXpw 50x4x0,5
 LM1C/00-09 XzTKMXpw 50x4x0,5

LM1C/60-69 XzTKMXpw 50x4x0,5 - 27,0m
 LM1C/37-38 XzTKMXpw 10x4x0,5 - 27,0m
 LM1C/100-107 XzTKMXpw 50x4x0,5 - 15,0m
 LM1C/49 XzTKMXpw 5x4x0,5 - 27,0m
 LM1C/40-45 XzTKMXpw 35x4x0,5 - 15,0m
 LM1C/46-47 XzTKMXpw 15x4x0,5 - 15,0m
 LM1C/48 XzTKMXpw 5x4x0,5 - 30,0m
 LM1C/10-19 XzTKMXpw 50x4x0,5 - 15,0m
 LM1C/121 XzTKMXpw 5x4x0,5 - 15,0m
 LM1C/120 XzTKMXpw 5x4x0,5 - 15,0m
 LM1C/90-99 XzTKMXpw 50x4x0,5 - 15,0m
 LM1C/80-83 XzTKMXpw 25x4x0,5 - 15,0m
 LM1C/86-87 XzTKMXpw 10x4x0,5 - 15,0m
 LM1C/89 XzTKMXpw 5x4x0,5 - 15,0m
 LM1C/70-79 XzTKMXpw 50x4x0,5 - 15,0m
 LM1C/60-69 XzTKMXpw 50x4x0,5 - 15,0m
 LM1C/50-59 XzTKMXpw 50x4x0,5 - 15,0m
 LM1C/20-29 XzTKMXpw 50x4x0,5 - 15,0m
 LM1C/00-09 XzTKMXpw 50x4x0,5 - 15,0m

LM1C/40-45 XzTKMXpw 35x4x0,5
 LM1C/46-47 XzTKMXpw 10x4x0,5
 LM1C/13-15 XzTKMXpw 15x4x0,5
 LM1C/110-114 XzTKMXpw 25x4x0,5
 LM1C/115-116 XzTKMXpw 10x4x0,5
 LM1C/121 XzTKMXpw 5x4x0,5
 LM1C/107 XzTKMXpw 5x4x0,5
 LM1C/90-96 XzTKMXpw 35x4x0,5
 LM1C/86 XzTKMXpw 5x4x0,5
 LM1C/87 XzTKMXpw 5x4x0,5
 LM1C/50-59 XzTKMXpw 50x4x0,5
 LM1C/20-29 XzTKMXpw 50x4x0,5

LM1C/48 XzTKMXpw 5x4x0,5 - 30,0m
 LM1C/107 XzTKMXpw 5x4x0,5 - 19,5m

LM1C/00-09 XzTKMXpw 50x4x0,5
 LM1C/97-99 XzTKMXpw 15x4x0,5
 LM1C/80-83 XzTKMXpw 25x4x0,5
 LM1C/70-79 XzTKMXpw 50x4x0,5
 LM1C/97-99 XzTKMXpw 15x4x0,5
 LM1C/120 XzTKMXpw 5x4x0,5
 LM1C/117-119 XzTKMXpw 15x4x0,5
 LM1C/17-19 XzTKMXpw 15x4x0,5

LM1C/39 XzTKMXpw 5x4x0,5

LM1C

LEGENDA:

- Kanalizacja kablowa ist.
- Kanalizacja kablowa proj.
- Kabel projektowany

Projektant

mgr inż. Marcin Pakuła

Schemat przebudowy kabli miedzianych TP S.A.

Łomianki skrzyżowanie ul. Wiślanej z ul. Zachodnią i ul. Dolną

Rys. nr 2 / Ark. nr 3

Skala: %

STAROSTWO POWIATU
 WARSZAWSKIEGO ZACHODNIEGO
 z siedzibą
 w Ożarowie Mazowieckim